

**UCHWAŁA NR LI/367/23
RADY GMINY ZAPOLICE**

z dnia 26 stycznia 2023 r.

**w sprawie wyrażenia zgody na ustanowienie służebności przesyłu na nieruchomości stanowiącej
własność Gminy Zapolice**

Na podstawie art. 18 ust. 2 pkt 9 lit. a) ustawy z dnia 8 marca 1990 r. o samorządzie gminnym (t. j. Dz.U. z 2023 r. poz. 40), art. 13 ust. 1 ustawy z dnia 21 sierpnia 1997 r. o gospodarce nieruchomościami (t. j. Dz. U. z 2021 r. poz. 1899, 815, Dz. U. z 2022 r. poz. 1846, 2185) i 305¹ ustawy z dnia 23 kwietnia 1964 r. – Kodeks cywilny (t. j. Dz. U. z 2022 r. poz. 1360, 2459, 2339, 2337) uchwała się co następuje:

§ 1. Wyraża się zgodę na ustanowienie, na czas nieokreślony na rzecz Nexera Sp. z o. o., za wynagrodzeniem, służebność przesyłu na nieruchomości stanowiącej własności Gminy Zapolice – działki o nr ewid. gruntu 208, 221/1, 307/6, 309/2, 310/2 obręb geodezyjny Beleń, gm. Zapolice (szczegółowe położenie określa załącznik graficzny nr 1, 2, 3, 4 do uchwały).


§ 2. Wykonanie uchwały powierza się Wójtowi Gminy Zapolice.

§ 3. Uchwała podlega ogłoszeniu na tablicy ogłoszeń Urzędu Gminy oraz na stronie Biuletynu Informacji Publicznej Urzędu Gminy Zapolice.

§ 4. Uchwała wchodzi w życie z dniem jej podjęcia.





PRZEWODNICZĄCY
RADY GMINY
Piotr Paweł Hryniuk

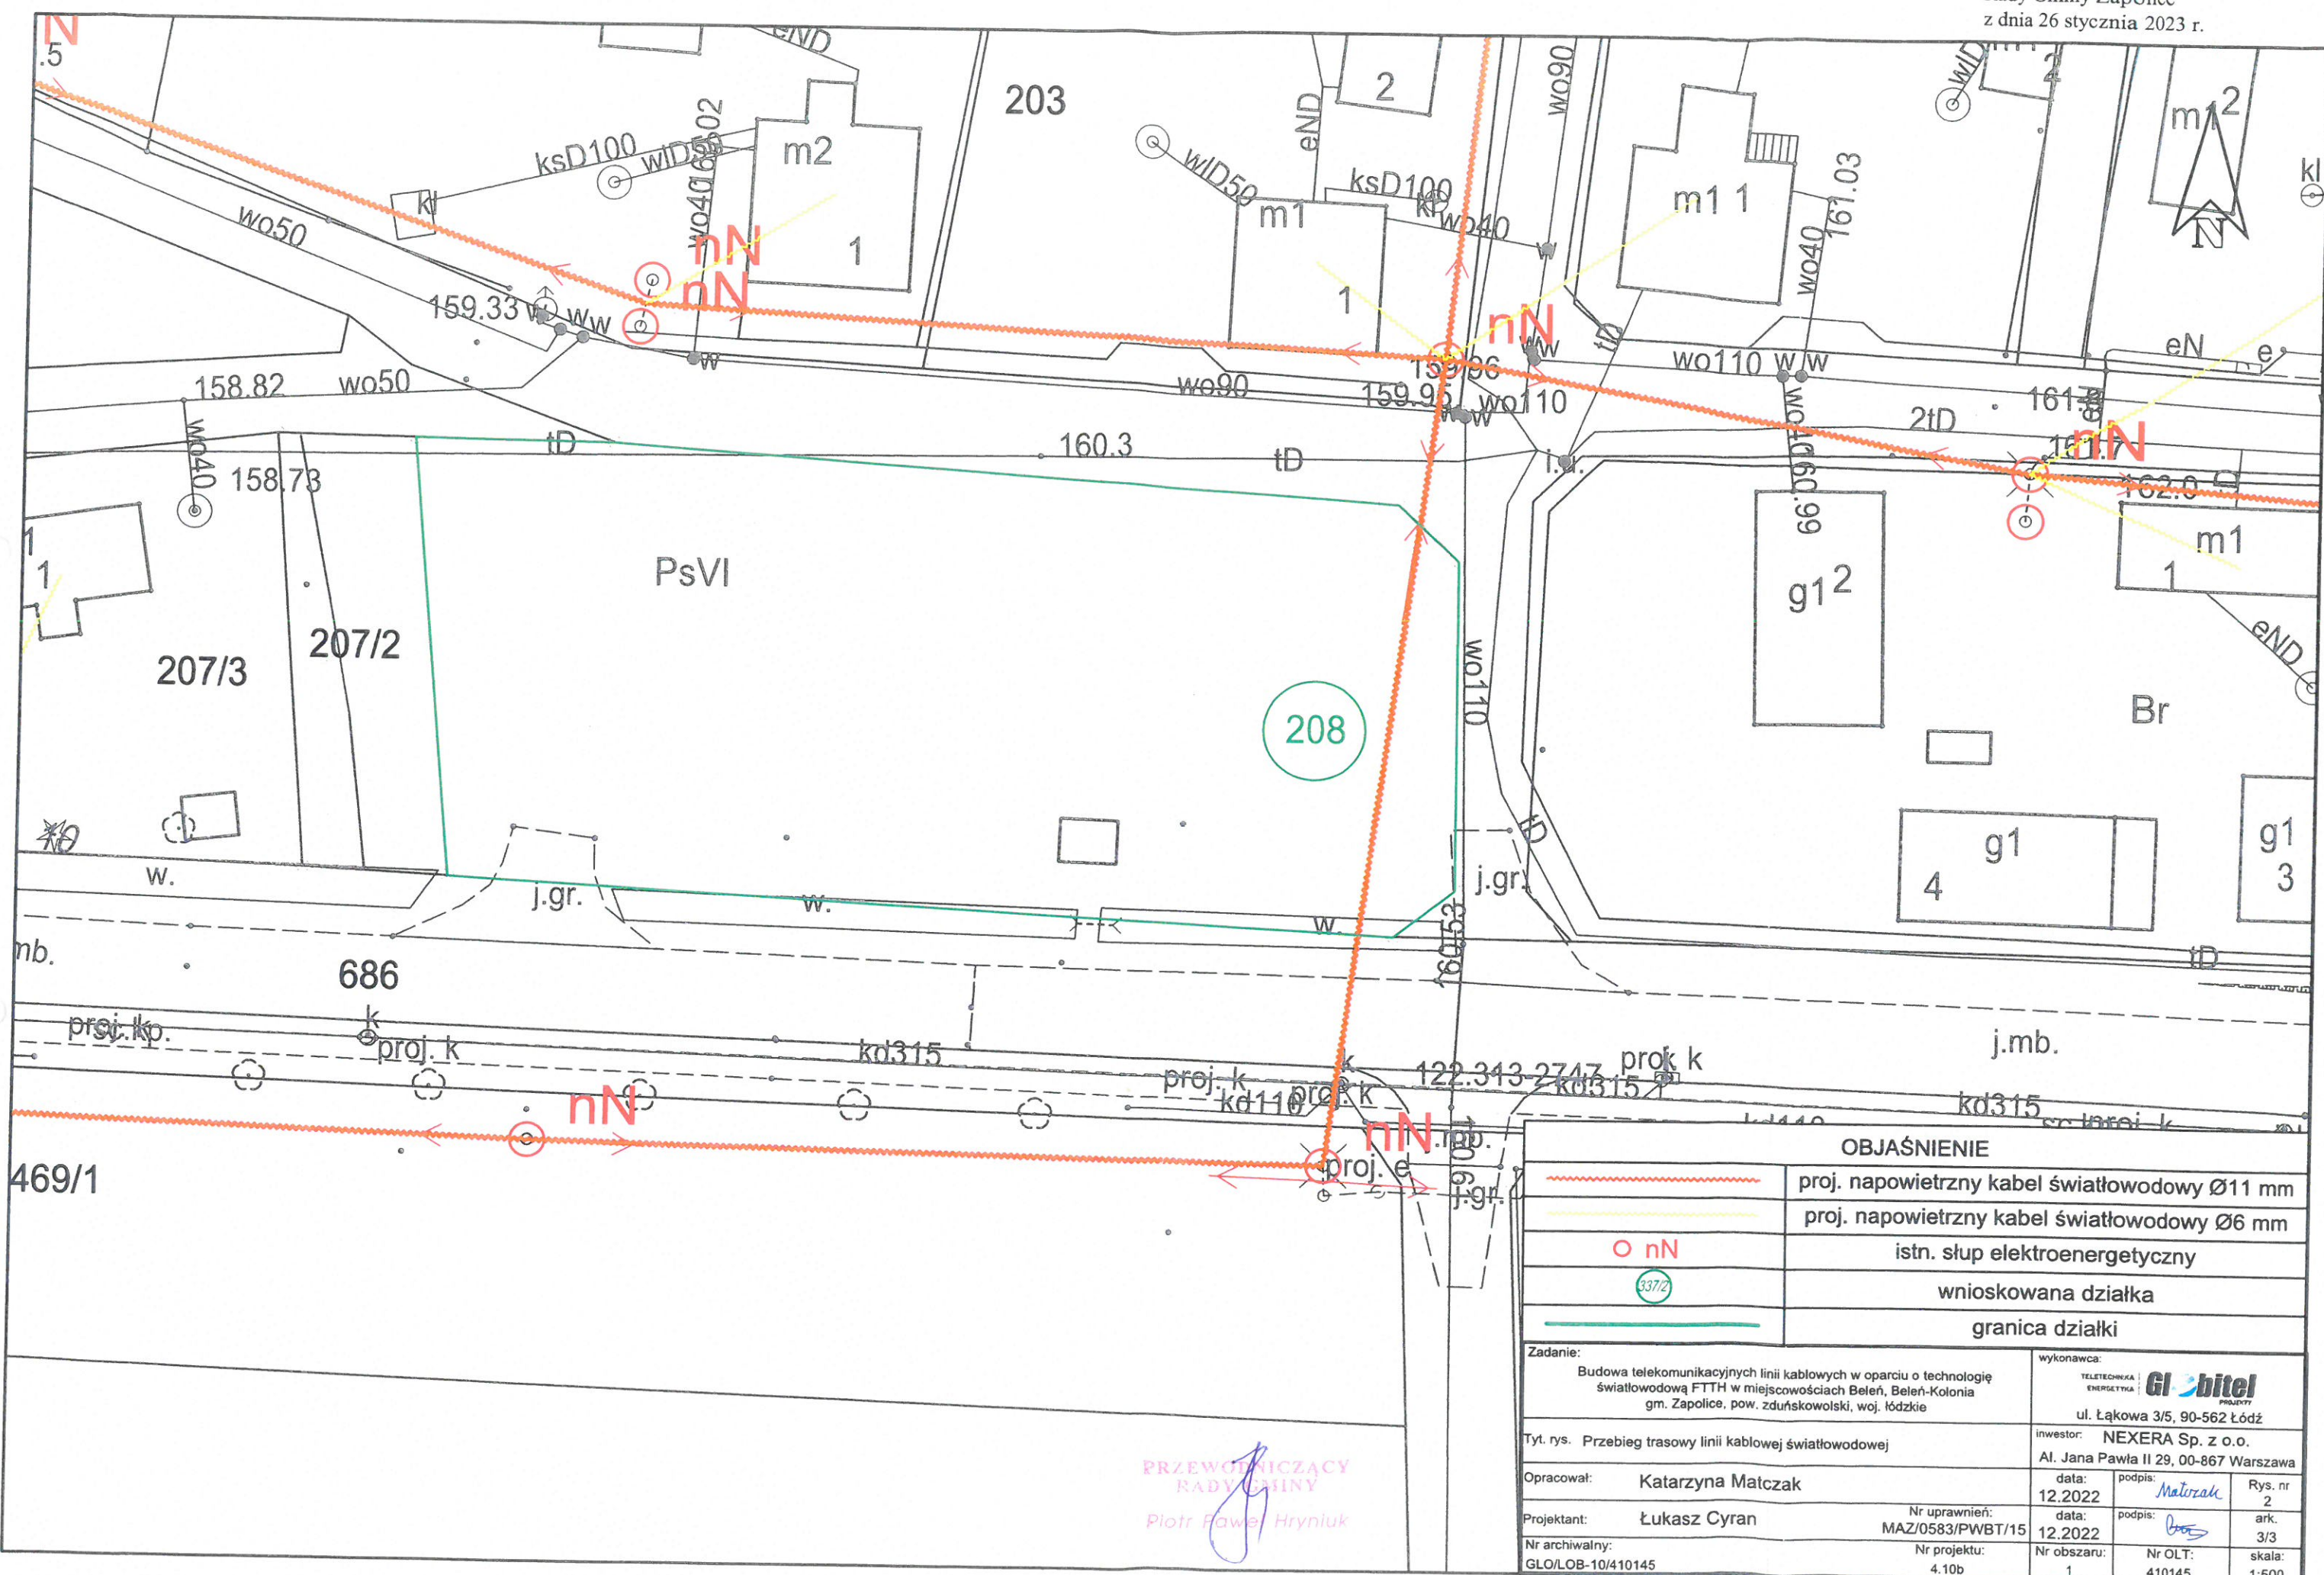


PRZEWODNICZĄCY
 RADY GMINY
 Piotr Fawej Hryniuk


OBJAŚNIENIE			
	proj. napowietrzny kabel światłowodowy Ø11 mm		
	proj. napowietrzny kabel światłowodowy Ø6 mm		
	istn. słup elektroenergetyczny		
	wnioskowana działka		
	granica działki		
Zadanie: Budowa telekomunikacyjnych linii kablowych w oparciu o technologię światłowodową FTTH w miejscowościach Bieleń, Bieleń-Kolonia gm. Zapolice, pow. zduńskowski, woj. łódzkie		wykonawca: TELEKOMUNIKACJA ENERGETYKA GI bitel PROJEKTY ul. Łąkowa 3/5, 90-562 Łódź	
Tyt. rys. Przebieg trasowy linii kablowej światłowodowej		inwestor: NEXERA Sp. z o.o. Al. Jana Pawła II 29, 00-867 Warszawa	
Opracował:	Katarzyna Matczak	data:	12.2022
Projektant:	Łukasz Cyran	data:	12.2022
Nr archiwalny:	GLO/LOB-10/410145	Nr uprawnień:	MAZ/0583/PWBT/15
		Nr projektu:	4.10b
		Nr obszaru:	1
		Nr OLT:	410145
		skala:	1:500
		Rys. nr	2
		ark.	3/3

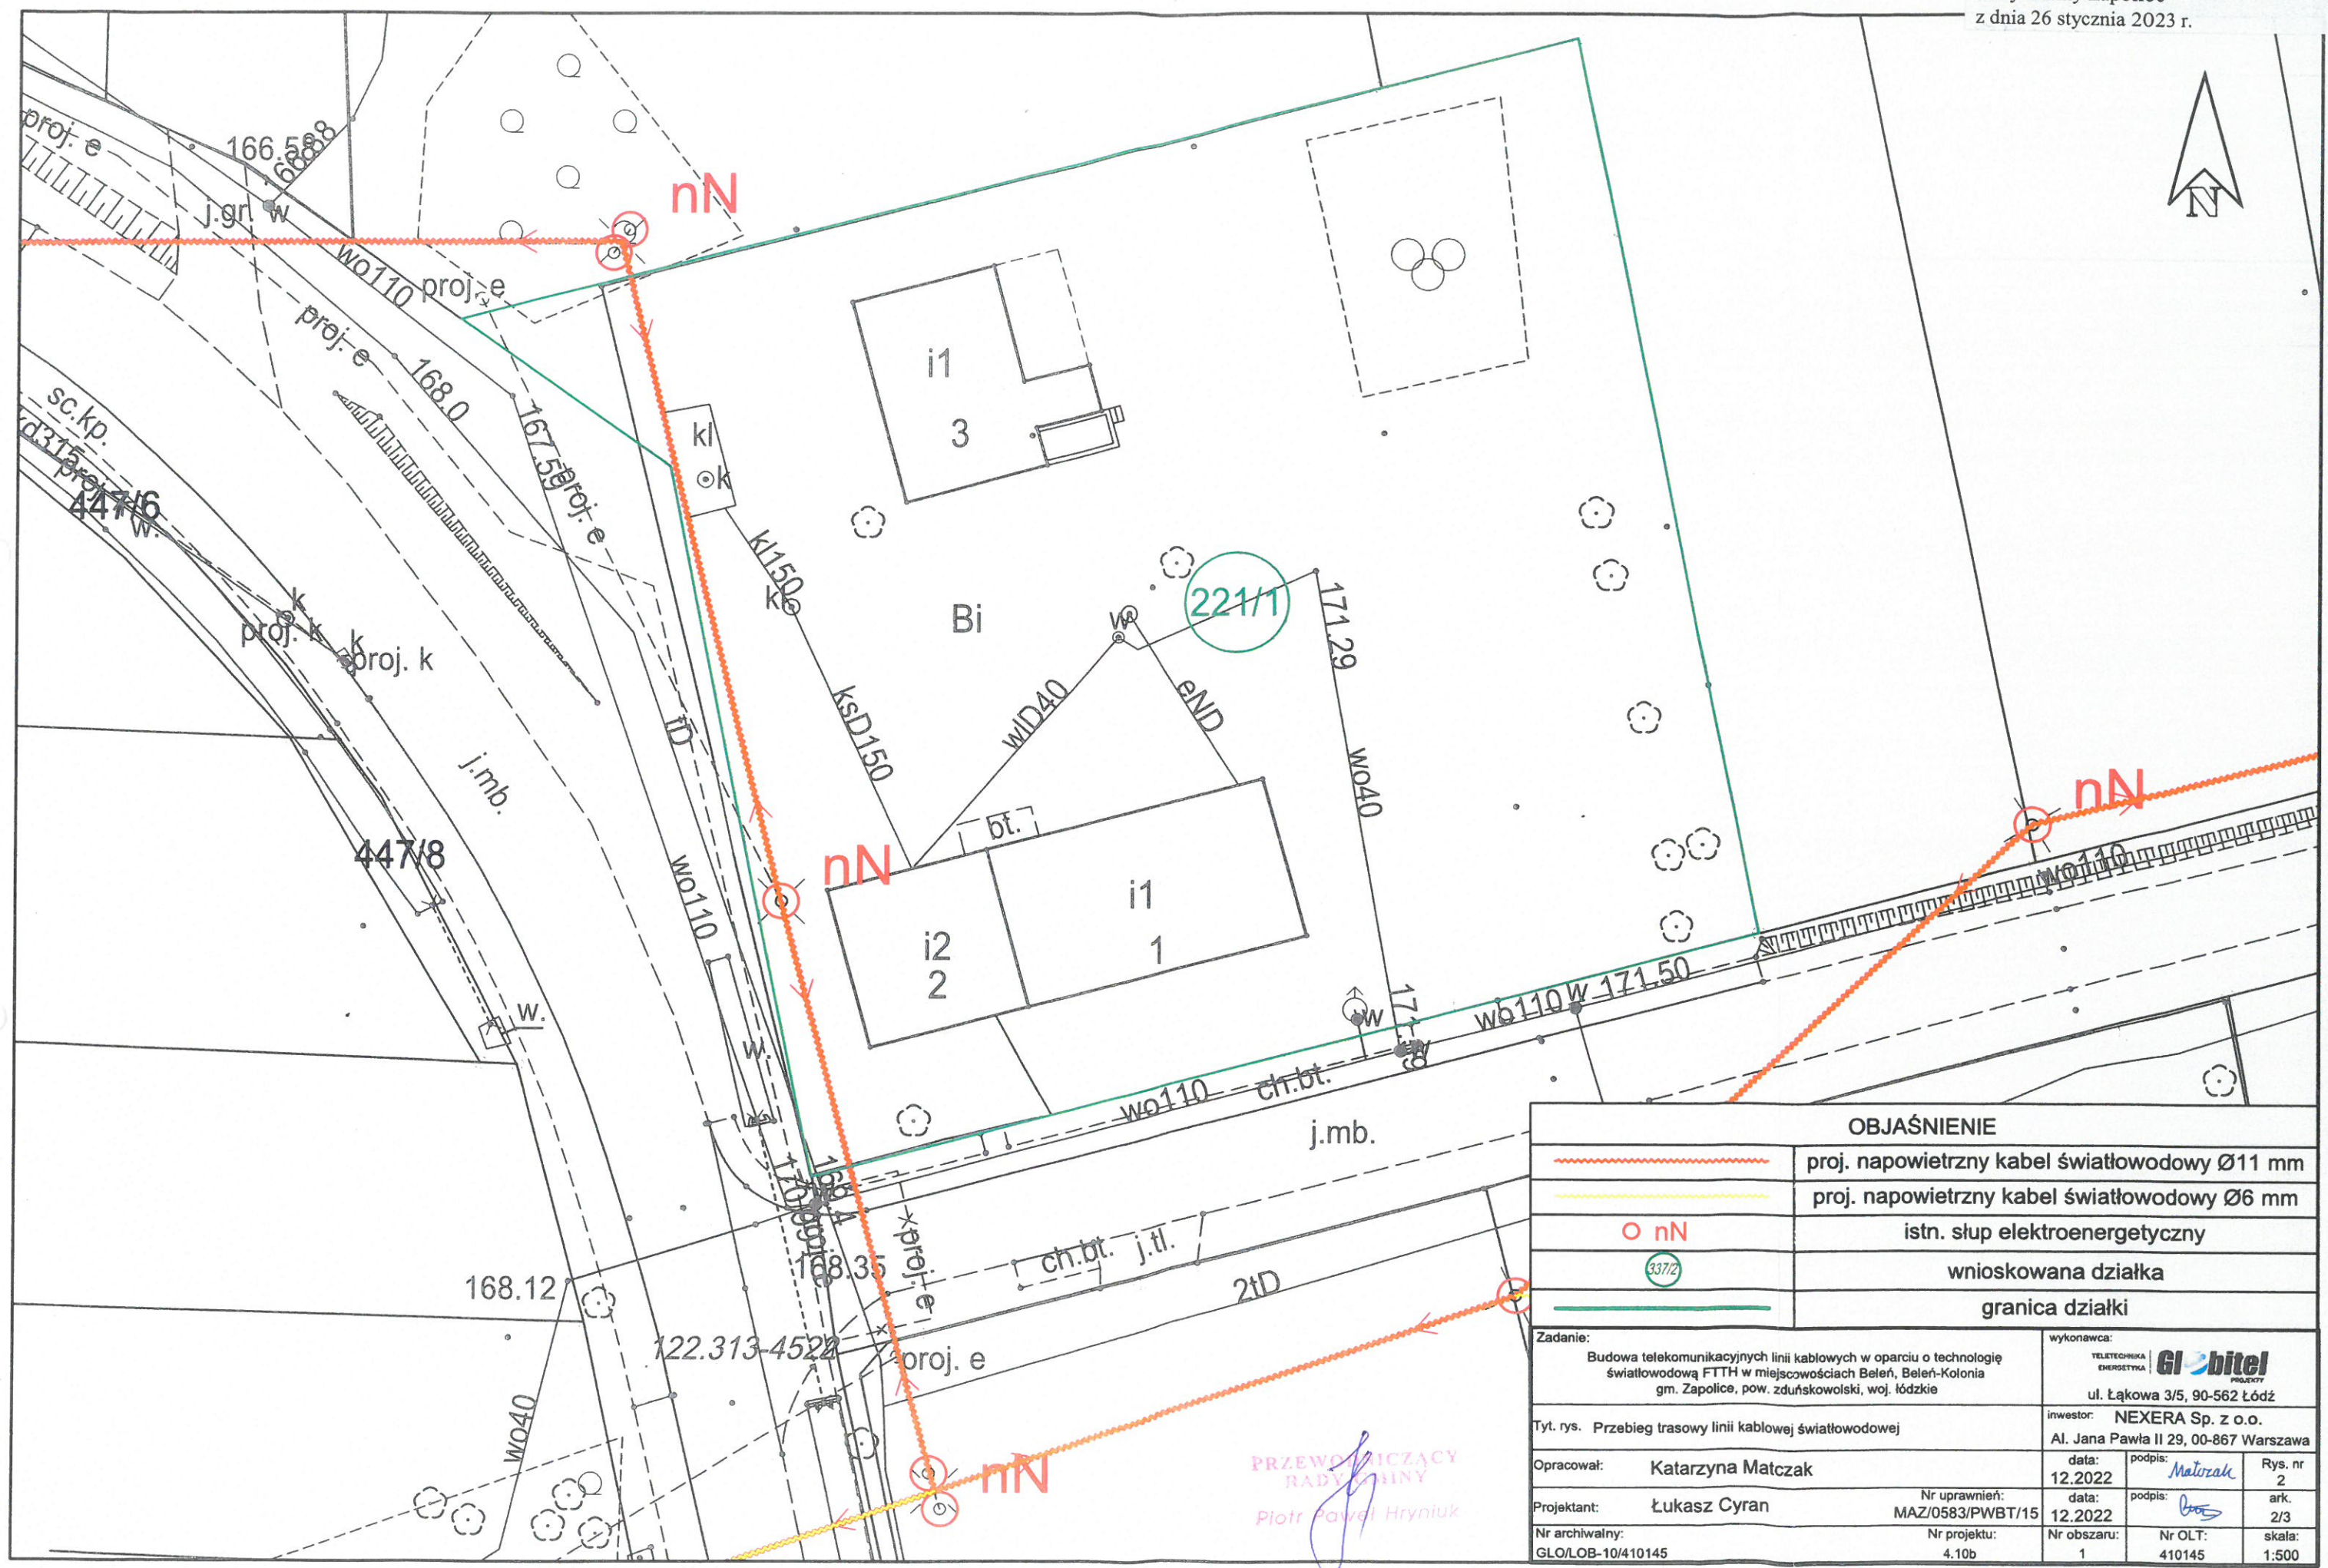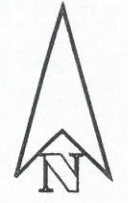

OBJAŚNIENIE			
	proj. napowietrzny kabel światłowodowy Ø11 mm		
	proj. napowietrzny kabel światłowodowy Ø6 mm		
	istn. słup elektroenergetyczny		
	wnioskowana działka		
	granica działki		
Zadanie:		wykonawca:	
Budowa telekomunikacyjnych linii kablowych w oparciu o technologię światłowodową FTTH w miejscowościach Beleń, Beleń-Kolonia gm. Zapolice, pow. zduńskowski, woj. łódzkie		TELEKOMUNIKACJA ENERGETYKA GI bitel POLSKA ul. Łąkowa 3/5, 90-562 Łódź	
Tyt. rys. Przebieg trasowy linii kablowej światłowodowej		inwestor: NEXERA Sp. z o.o. Al. Jana Pawła II 29, 00-867 Warszawa	
Opracował:	Katarzyna Matczak	data:	12.2022
Projektant:	Łukasz Cyran	data:	12.2022
Nr archiwalny:	GLO/LOB-10/410145	Nr uprawnień:	MAZ/0583/PWBT/15
		Nr projektu:	4.10b
		Nr obszaru:	1
		Nr OLT:	410145
		skala:	1:500
		Rys. nr	2
		ark.	2/3

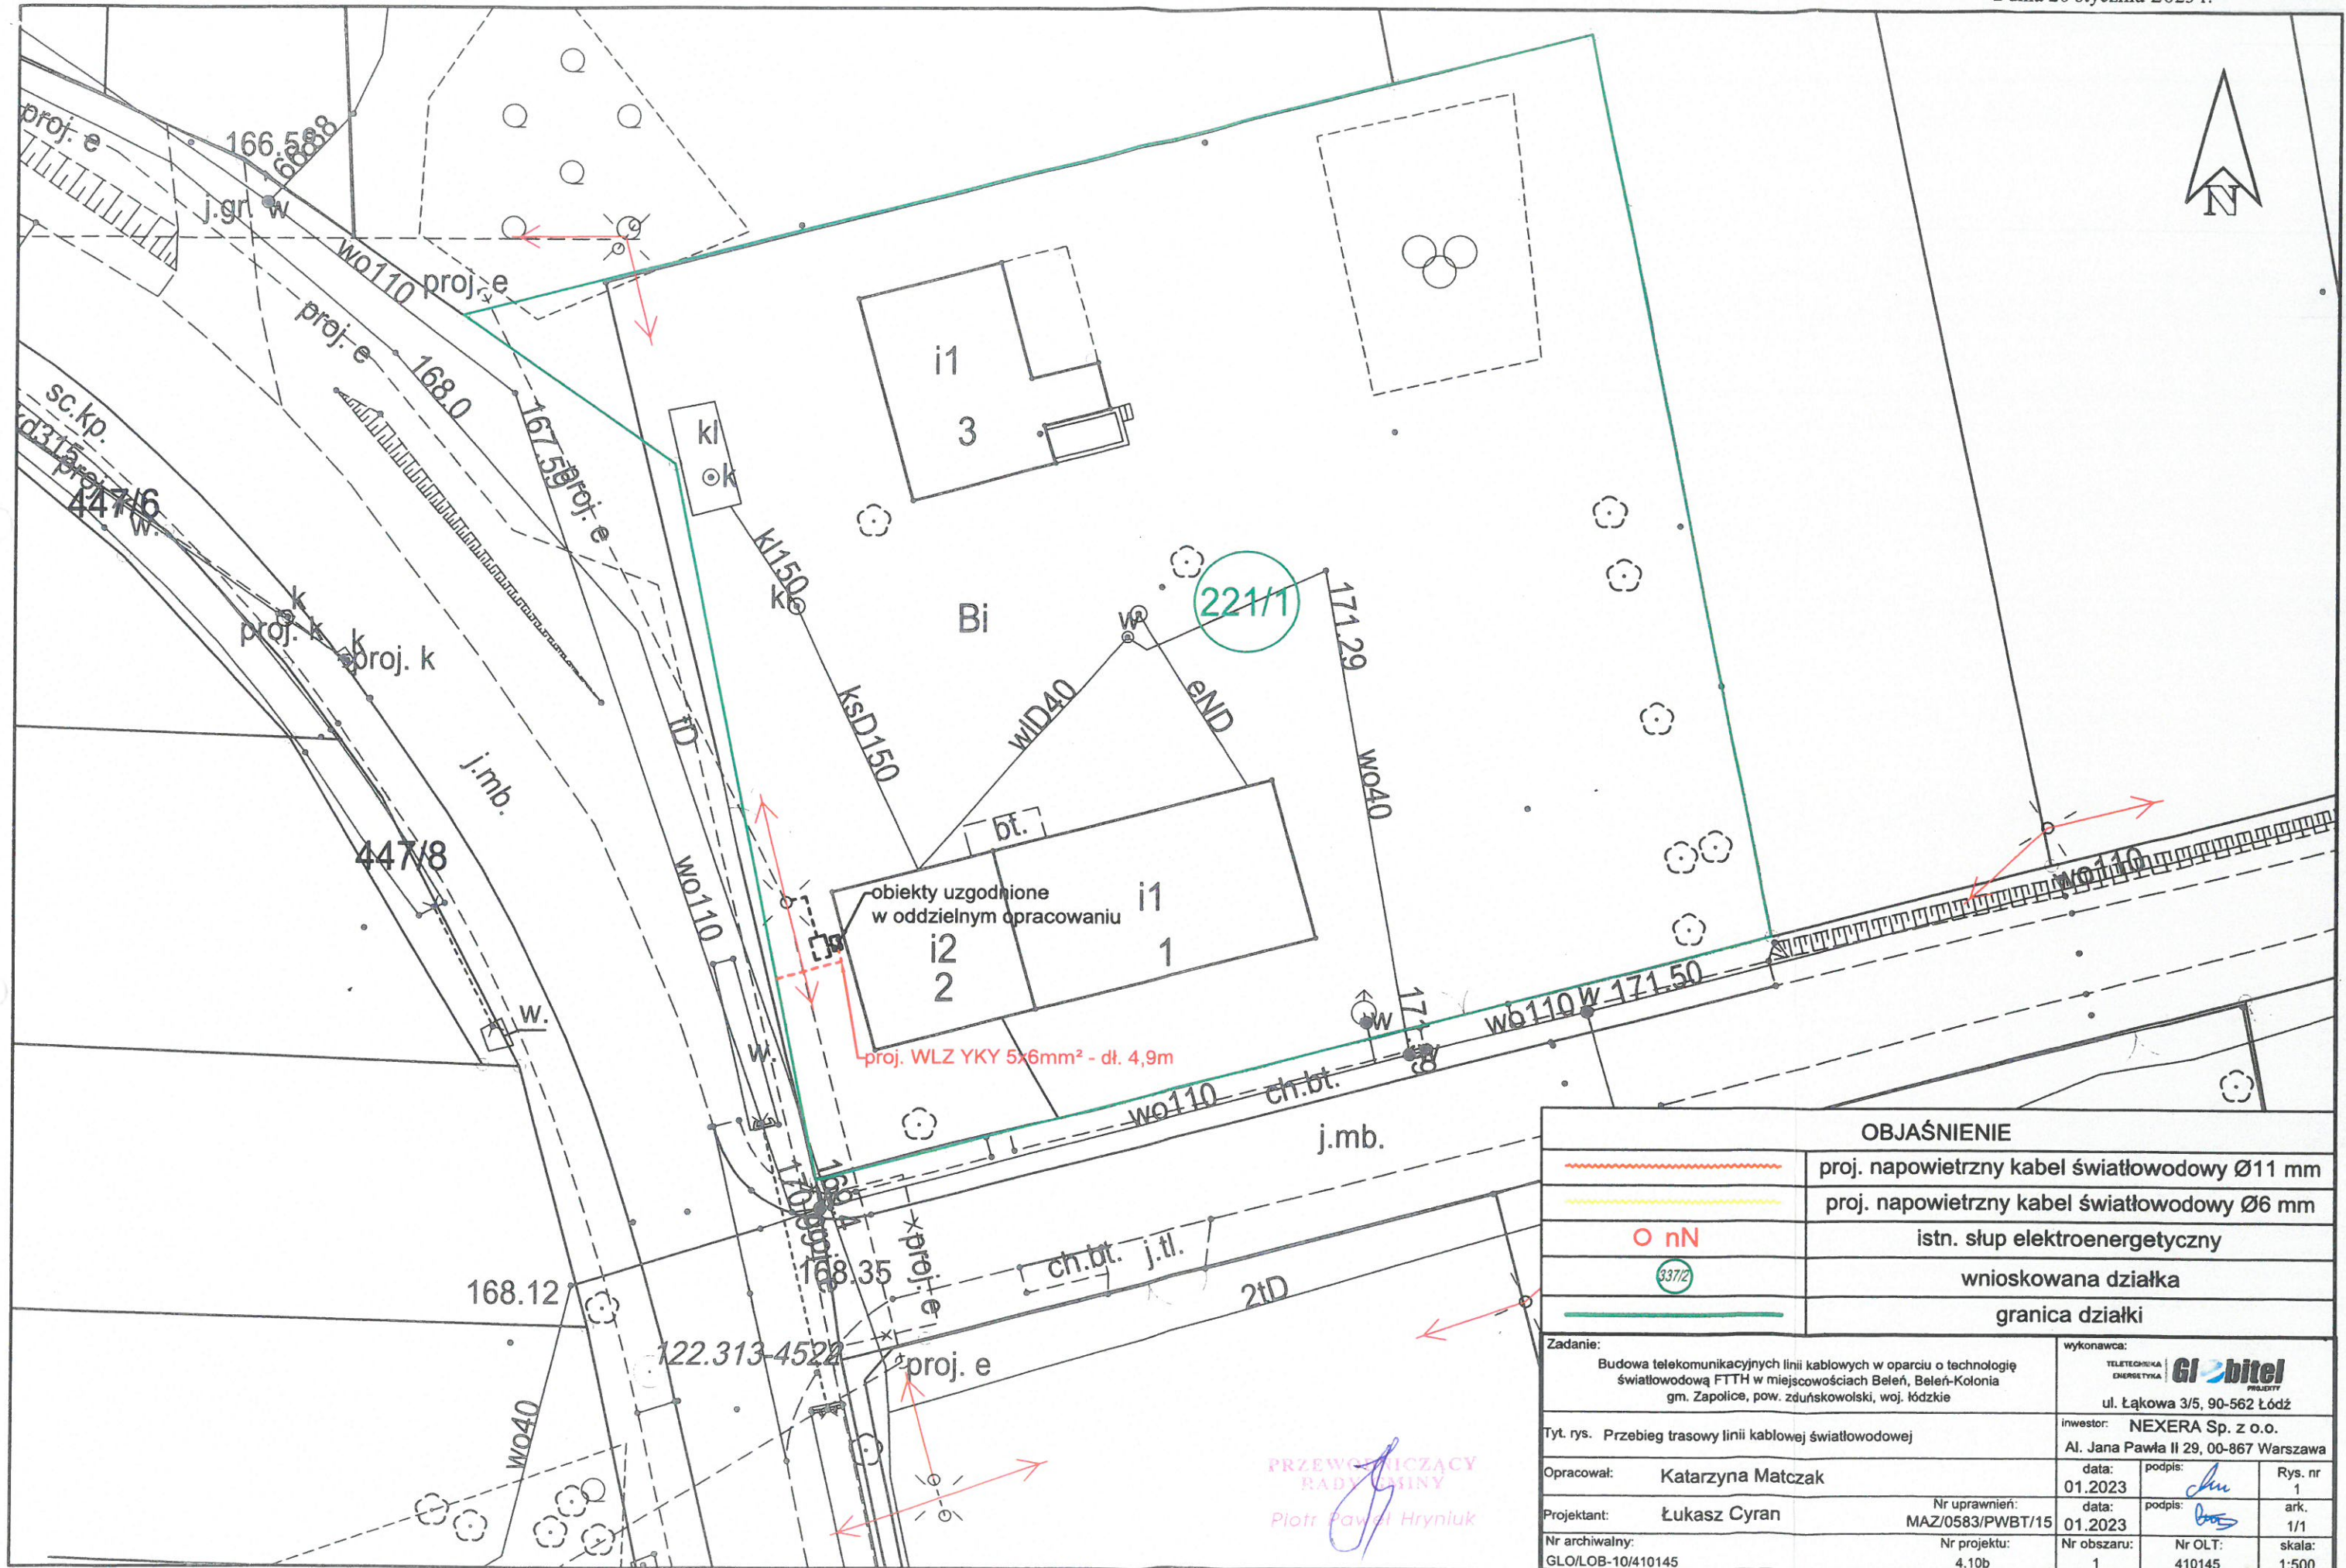

OBJAŚNIENIE	
	proj. napowietrzny kabel światłowodowy Ø11 mm
	proj. napowietrzny kabel światłowodowy Ø6 mm
	istn. słup elektroenergetyczny
	wnioskowana działka
	granica działki
Zadanie: Budowa telekomunikacyjnych linii kablowych w oparciu o technologię światłowodową FTTH w miejscowościach Beleń, Beleń-Kolonia gm. Zapolice, pow. zduńskowski, woj. łódzkie	
wykonawca: TELETECHNIKA ENERGETYKA GI bitel PROJEKTY ul. Łąkowa 3/5, 90-562 Łódź	
Tyt. rys. Przebieg trasowy linii kablowej światłowodowej	
inwestor: NEXERA Sp. z o.o. Al. Jana Pawła II 29, 00-867 Warszawa	
Opracował: Katarzyna Matczak	data: 01.2023 podpis:
Projektant: Łukasz Cyran	data: 01.2023 podpis:
Nr archiwalny: GLO/LOB-10/410145	Nr uprawnień: MAZ/0583/PWBT/15
Nr projektu: 4.10b	Nr obszaru: 1
Nr OLT: 410145	skala: 1:500

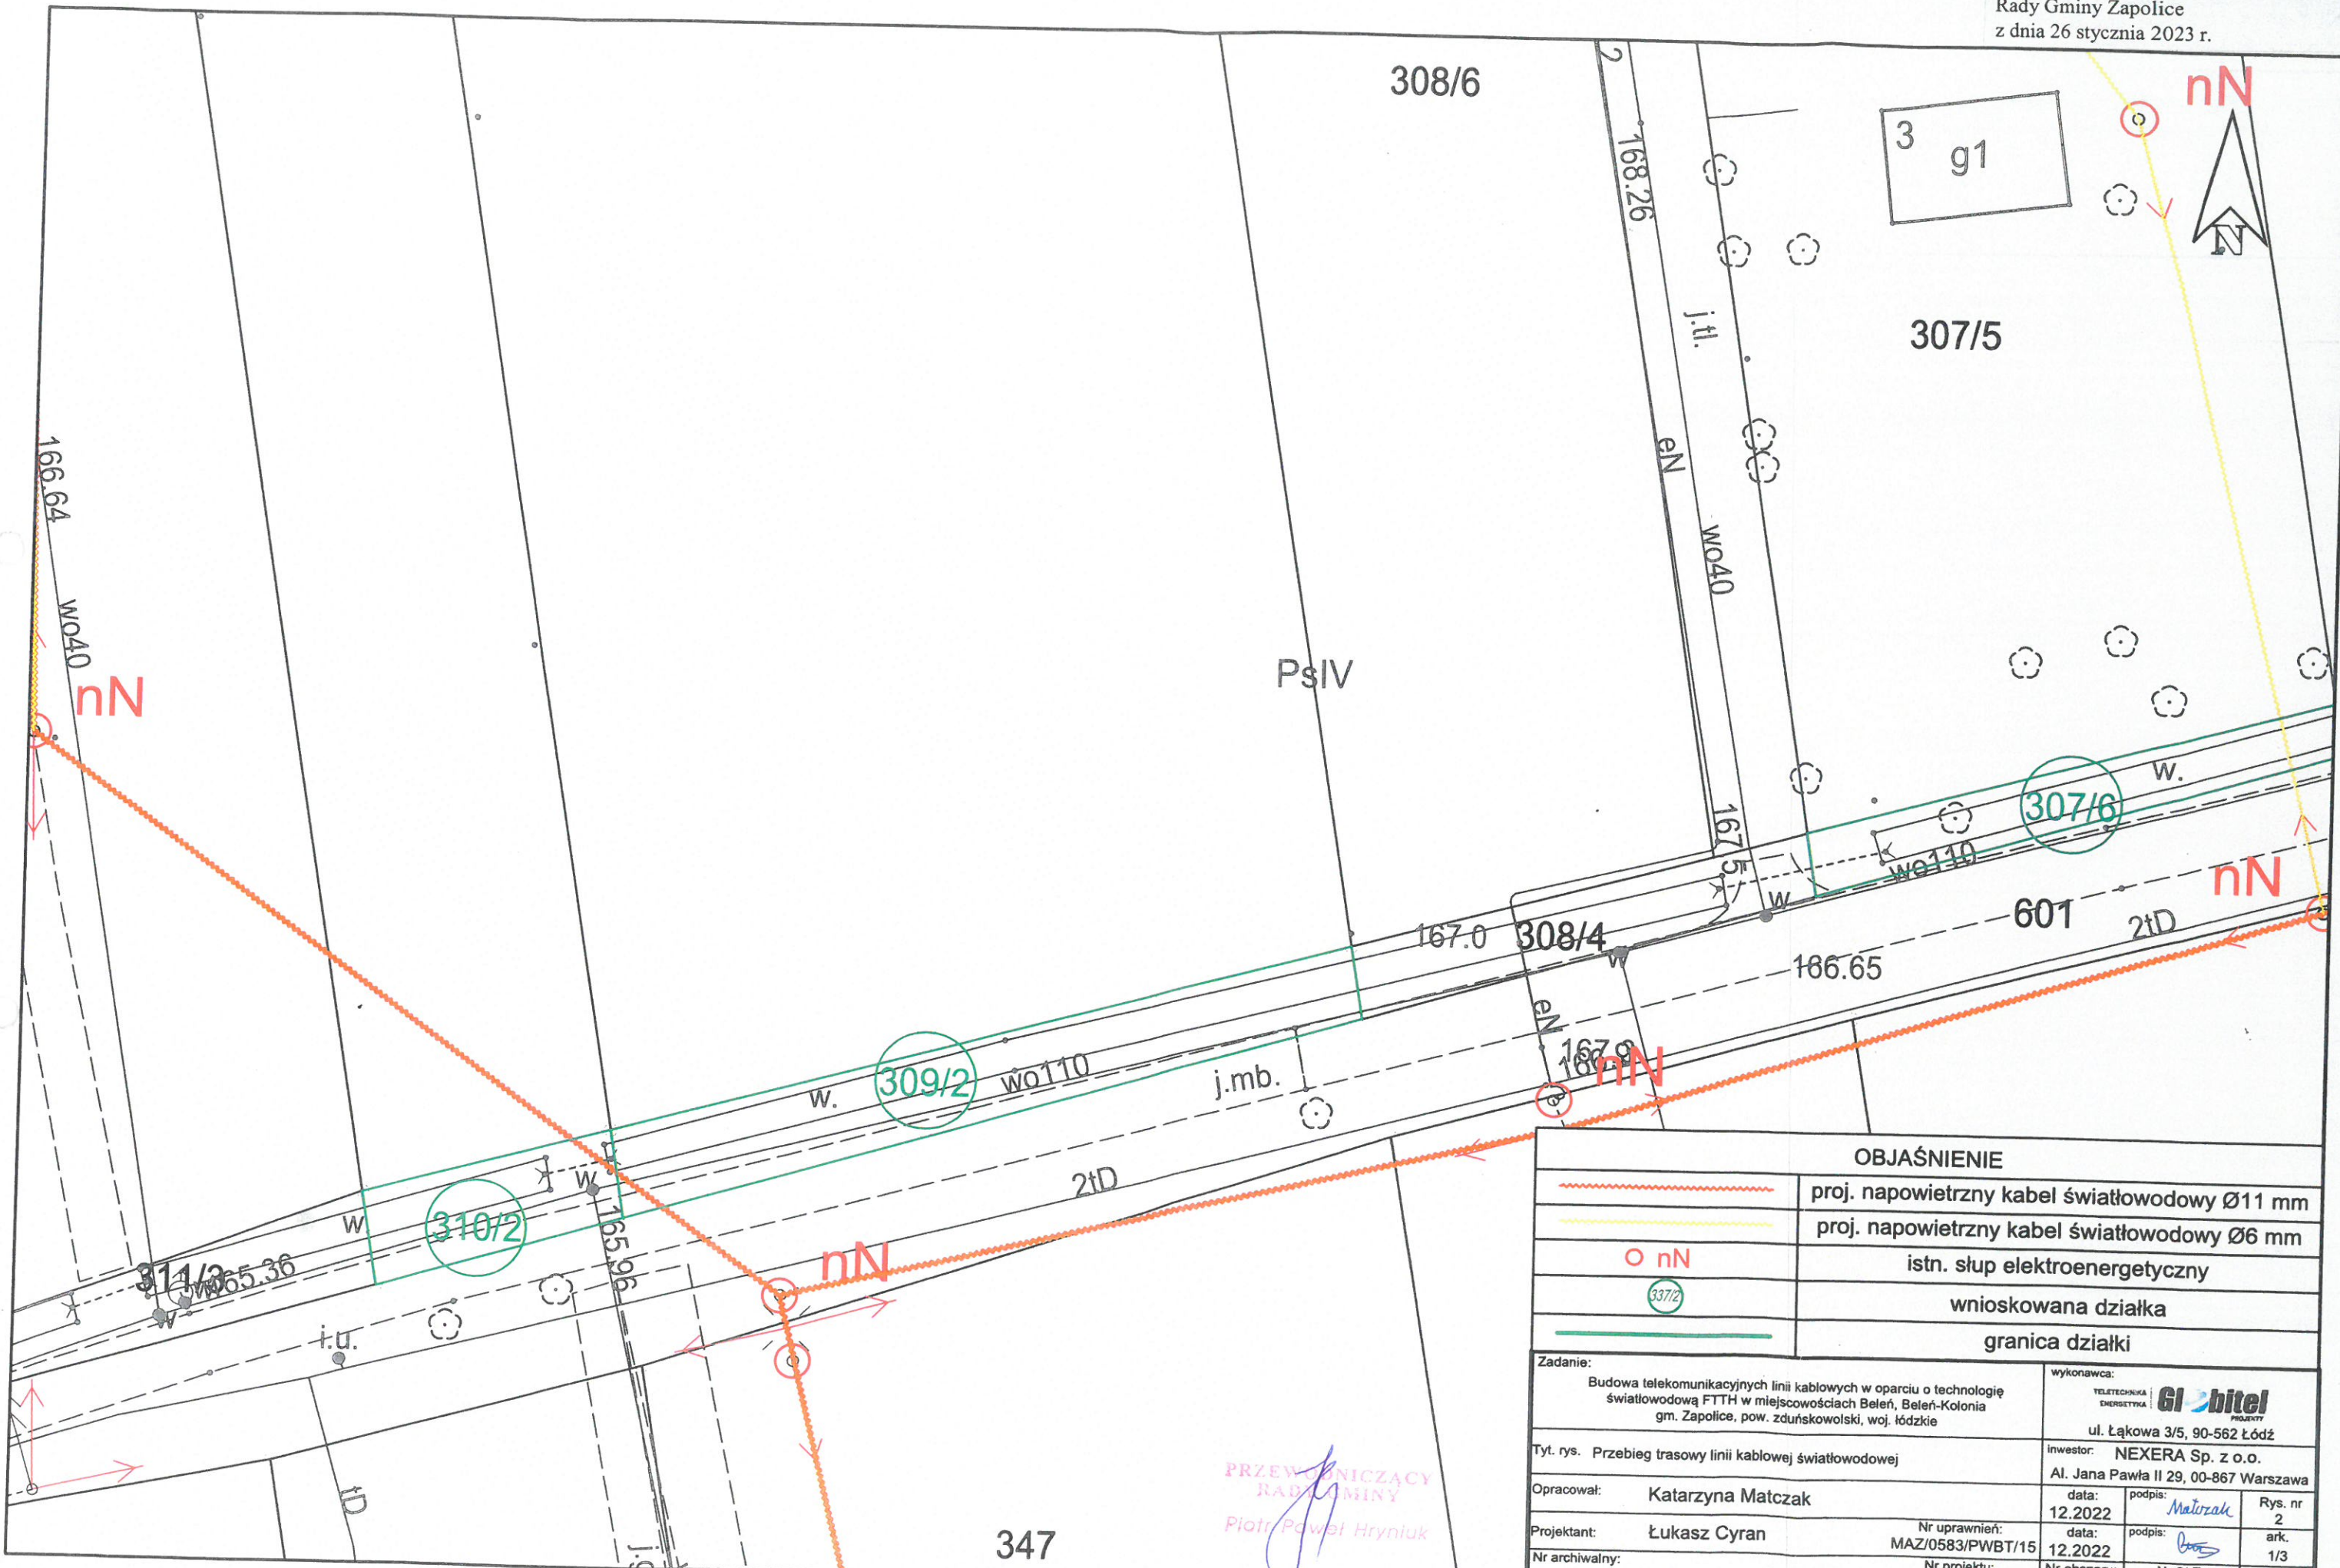

PRZEWODNICZĄCY
 RABIA GMINY
 Piotr Paweł Hryniuk

OBJAŚNIENIE	
	proj. napowietrzny kabel światłowodowy Ø11 mm
	proj. napowietrzny kabel światłowodowy Ø6 mm
	istn. słup elektroenergetyczny
	wnioskowana działka
	granica działki
Zadanie: Budowa telekomunikacyjnych linii kablowych w oparciu o technologię światłowodową FTTH w miejscowościach Beleń, Beleń-Kolonia gm. Zapolice, pow. zduńskowski, woj. łódzkie	
wykonawca: TELETECHNIKA ENERGETYKA GI bitel PROJEKTY ul. Łąkowa 3/5, 90-562 Łódź	
Tyt. rys. Przebieg trasowy linii kablowej światłowodowej	
inwestor: NEXERA Sp. z o.o. Al. Jana Pawła II 29, 00-867 Warszawa	
Opracował: Katarzyna Matczak	data: 12.2022
Projektant: Łukasz Cyran	data: 12.2022
Nr archiwalny: GLO/LOB-10/410145	Nr uprawnień: MAZ/0583/PWBT/15
	Nr projektu: 4.10b
	Nr obszaru: 1
	Nr OLT: 410145
	Rys. nr 2
	ark. 1/3
	skala: 1:500